



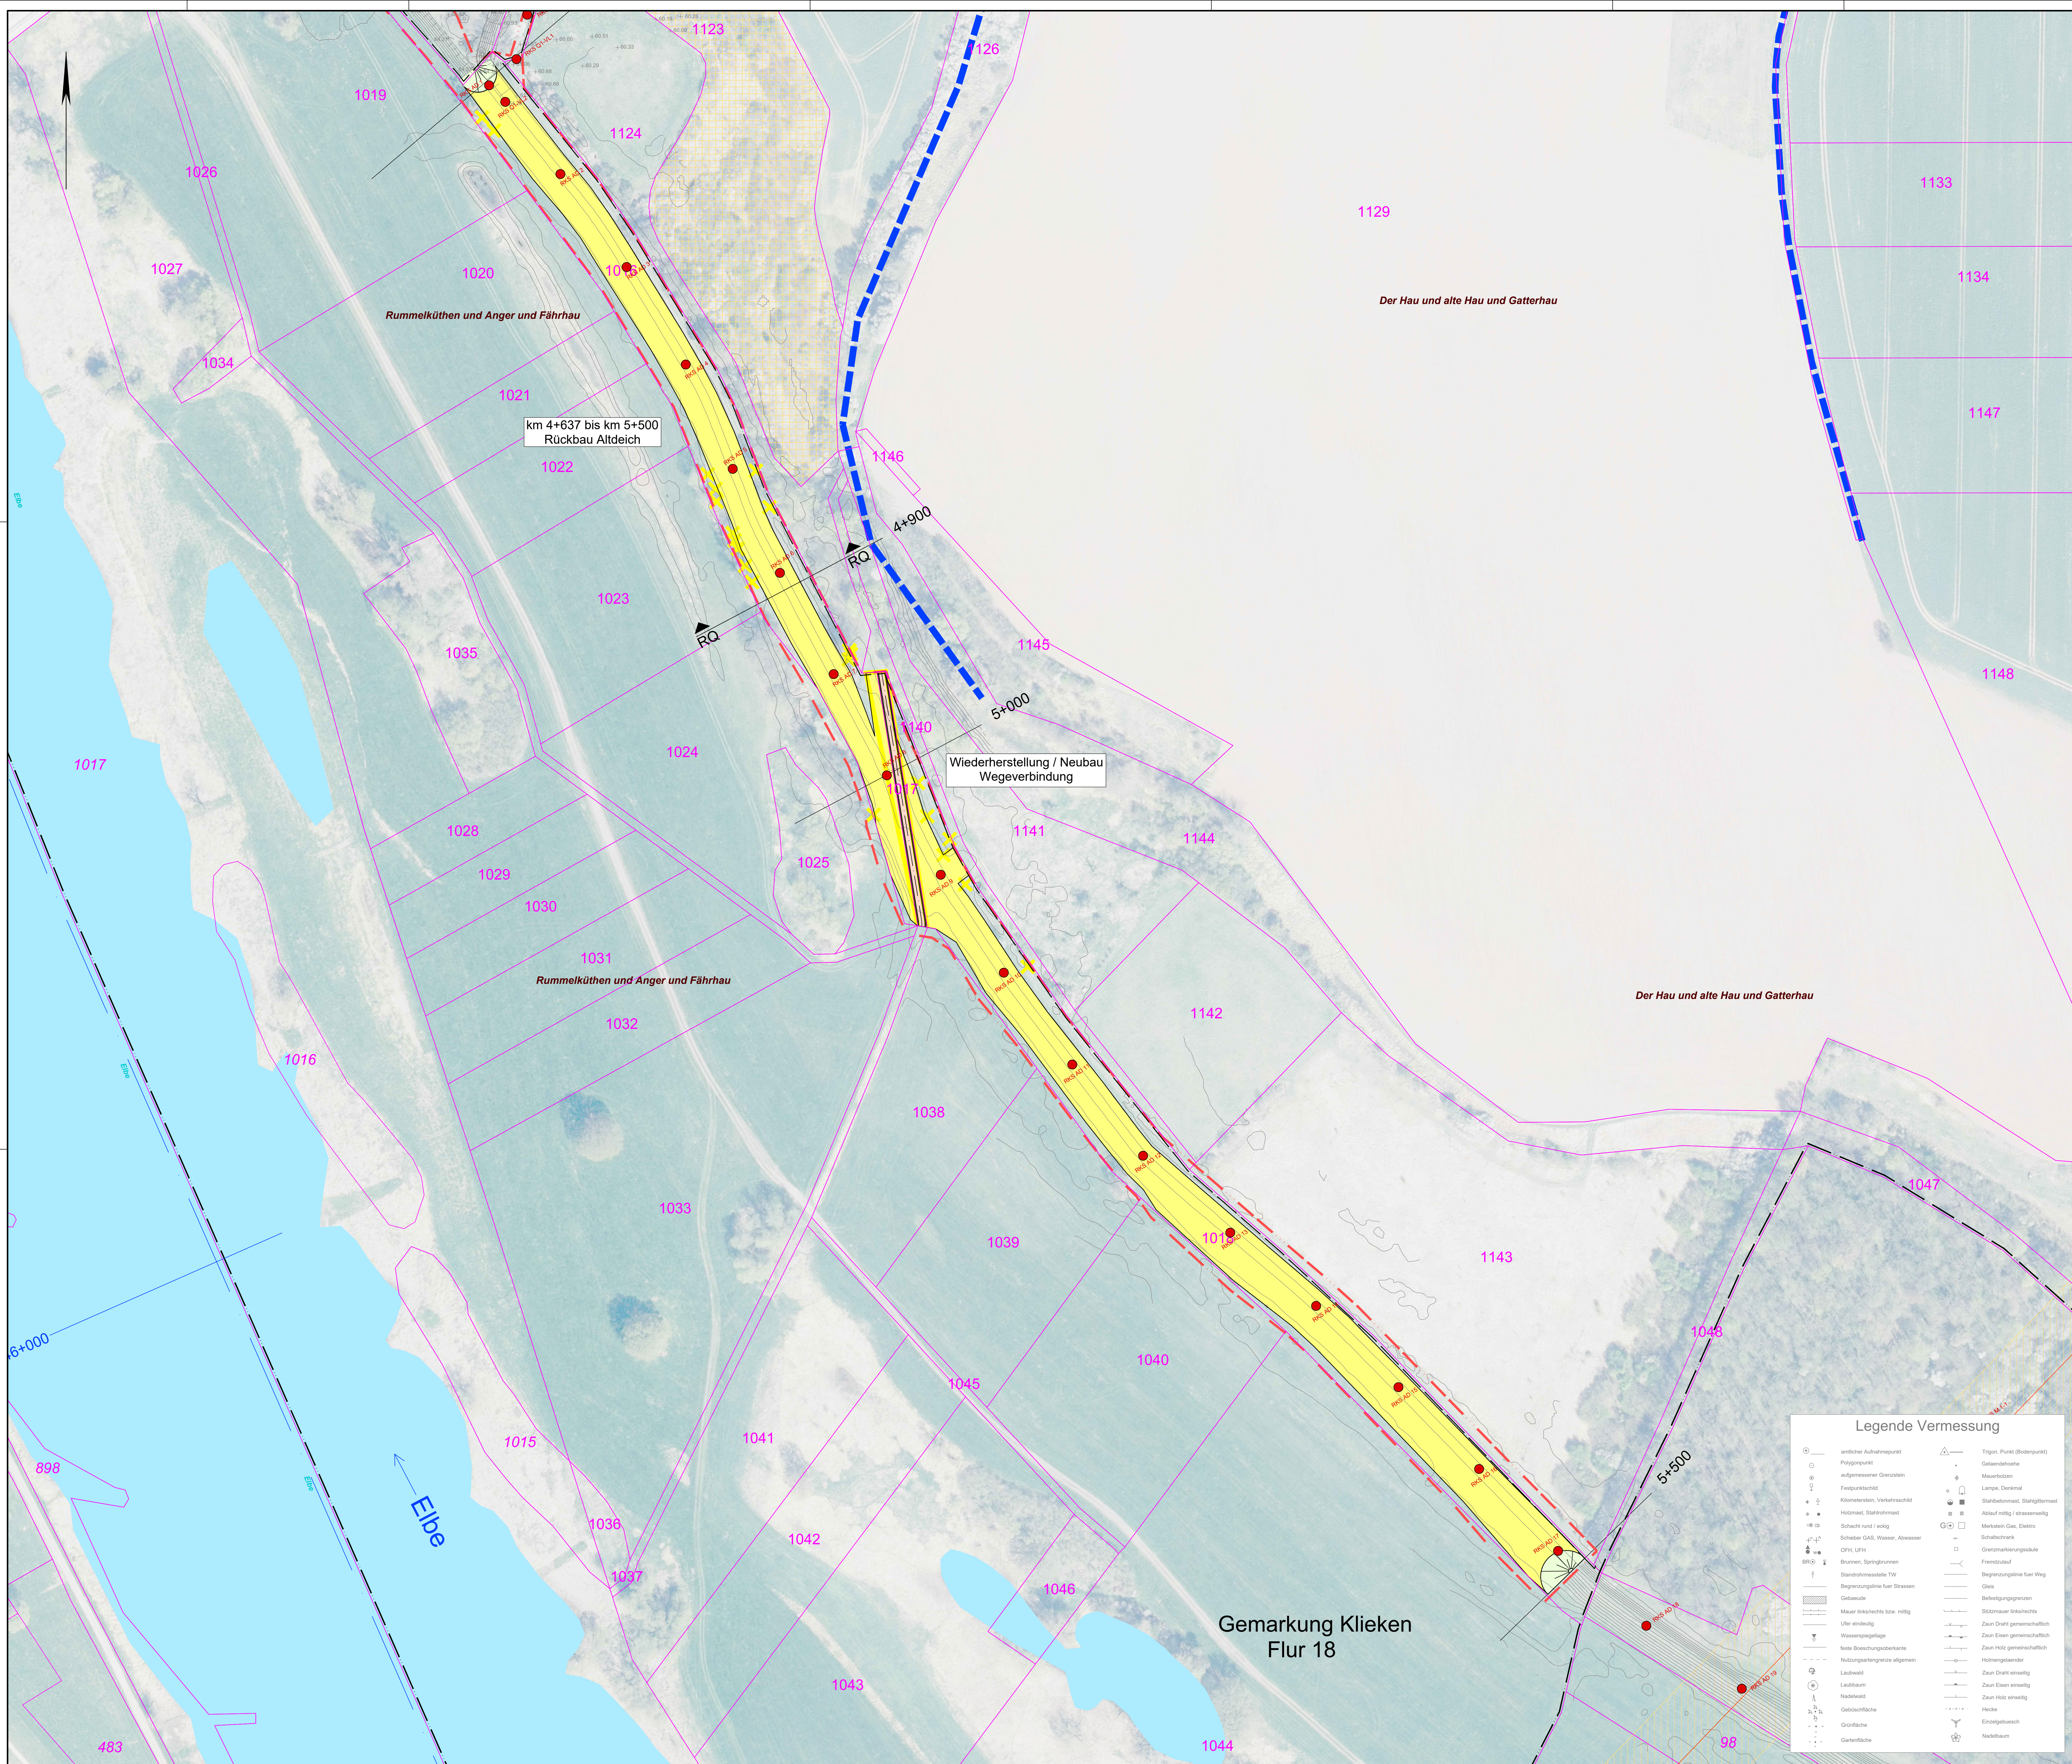


Legende Ver- und Entsorgungsleitungen

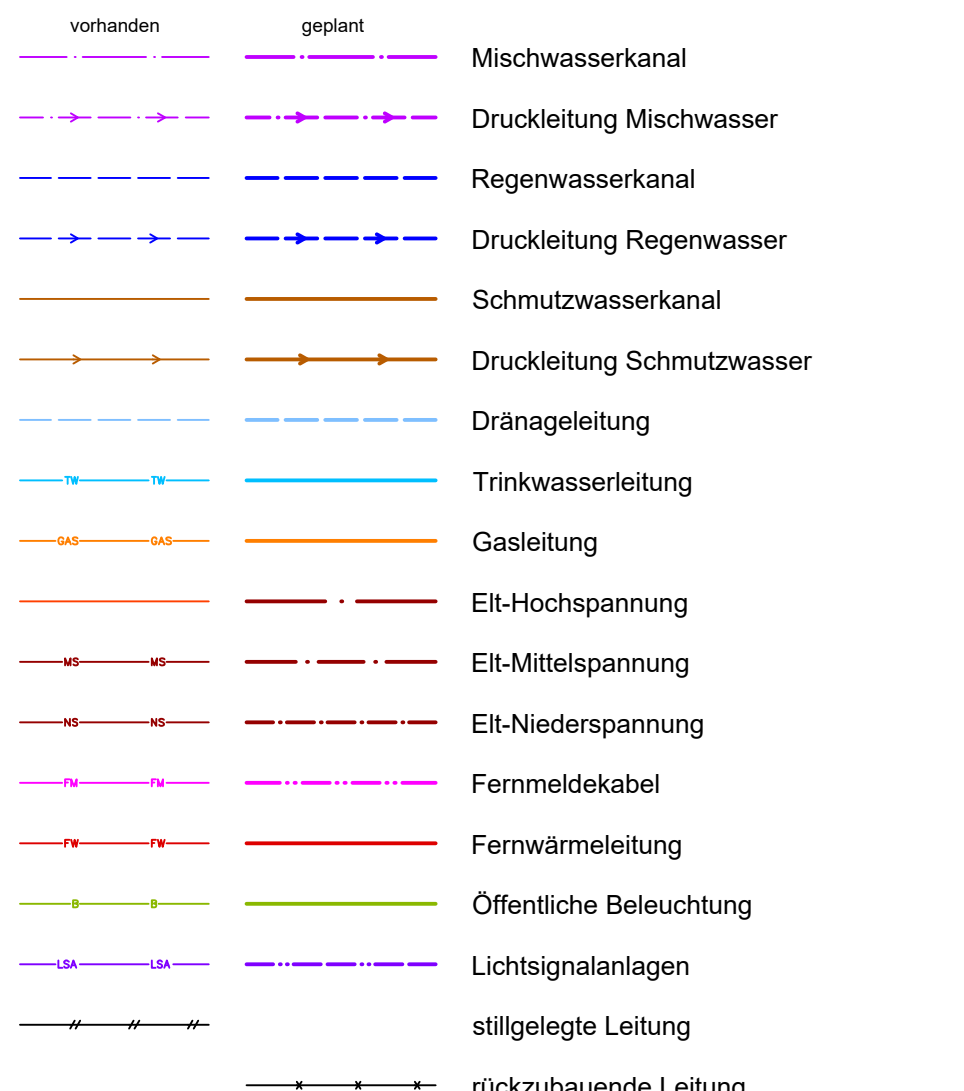


Eintragung des Leitungsbestandes nach Angaben der zuständigen Ver- und Entsorgungsunternehmen nur zur Information.
Vor Baubeginn sind die verbindlichen Leitungsauskünfte aller zuständigen Unternehmen einzuholen.



Legende Geotechnik

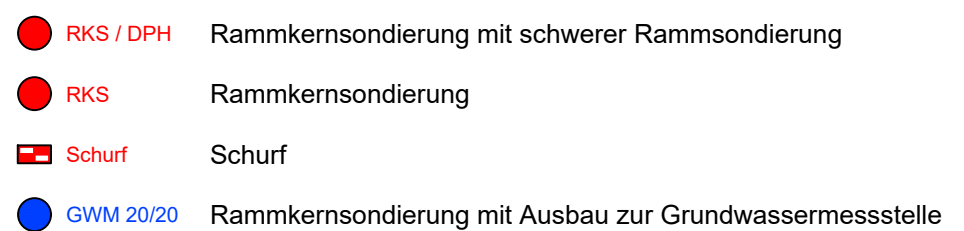

Legende Bestand

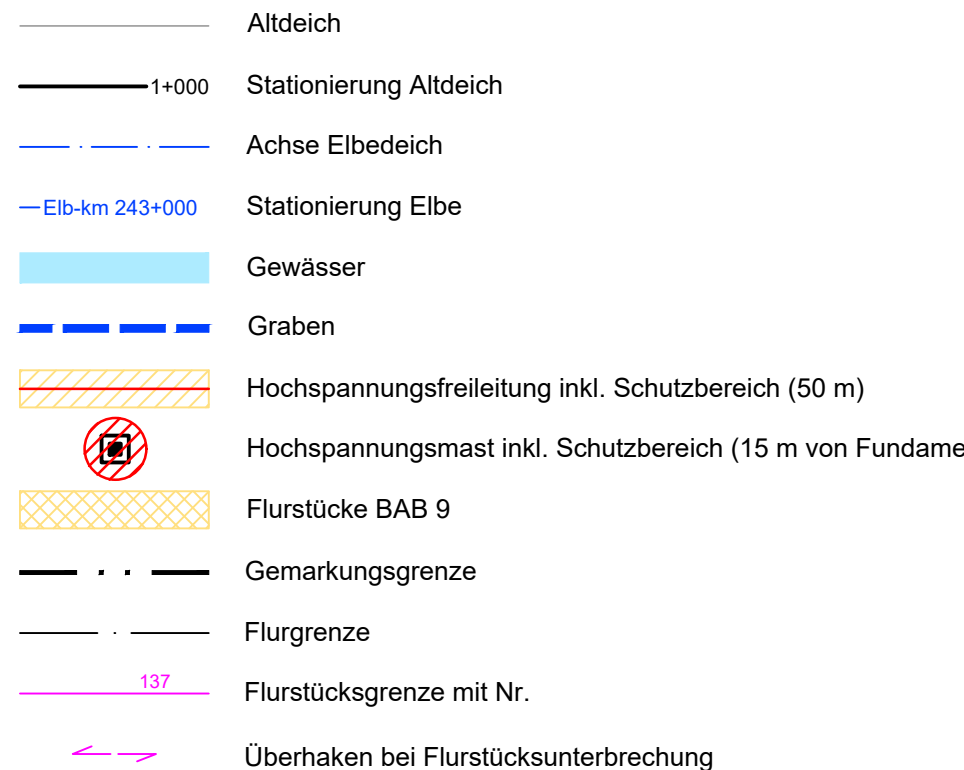

Legende Planung

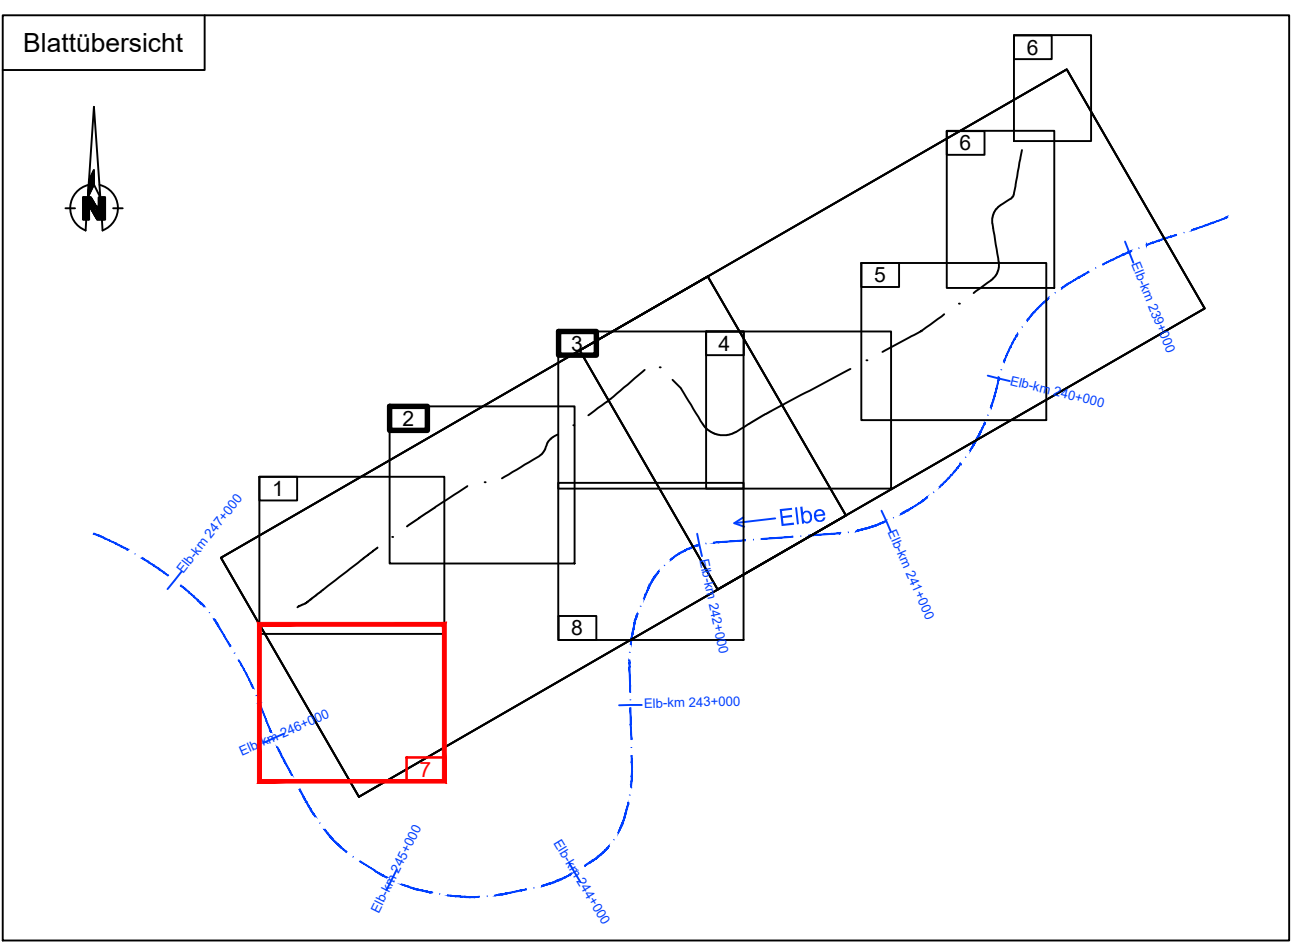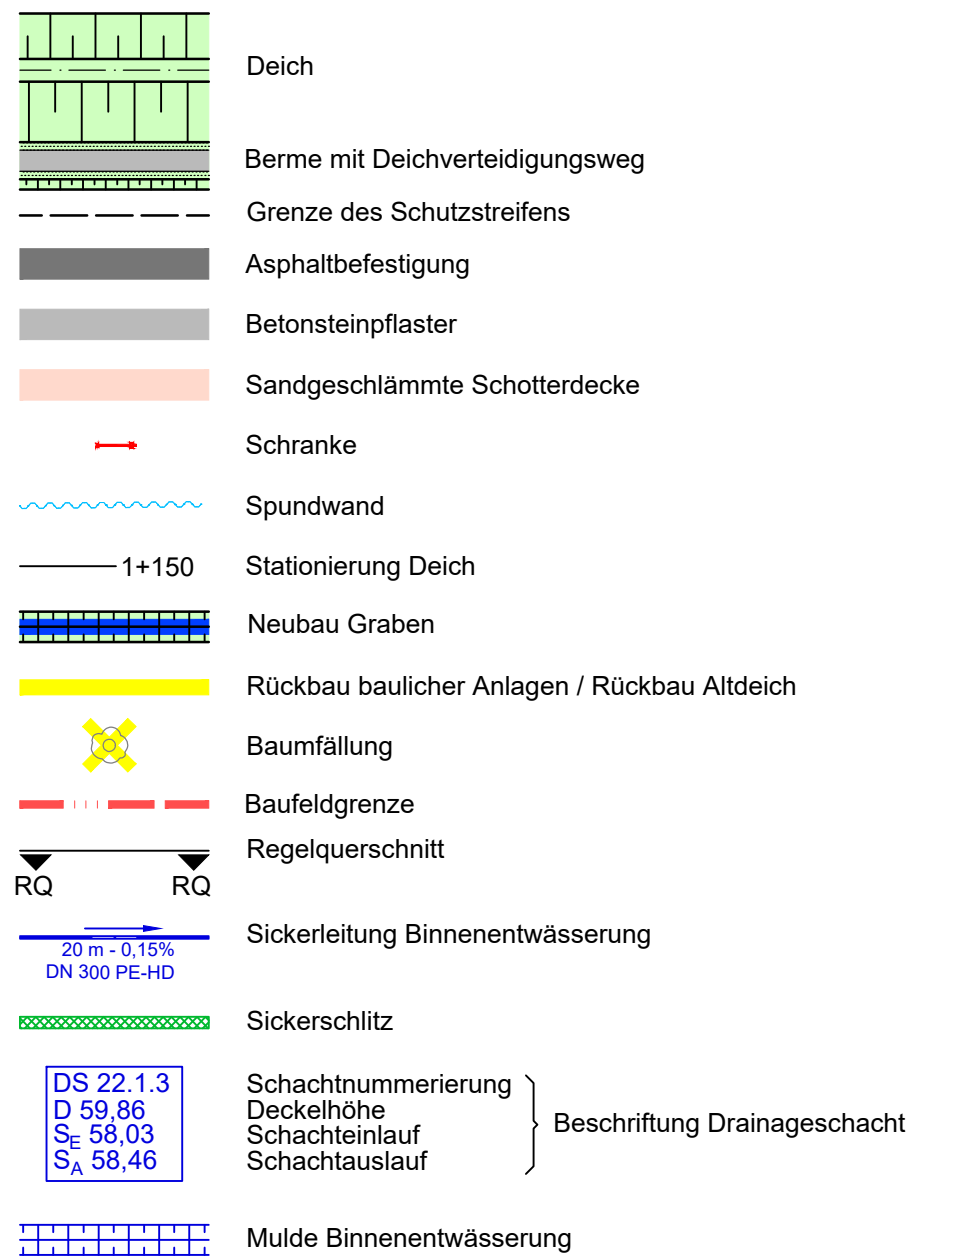

Plangrundlagen:
Vermessung: Entwurfsvermessung, Ingenieurgesellschaft Falasch mbH, 03/2019
Ergänzungsvermessung 06/2021 und 02/2022

Katasterdaten: Übergabe von LHW, 02/2020

Geobasisdaten: GeoBasis-DE / LVermGeo LSA, 07/2021 und 03/2022

Baugrund: Baugrundhauptuntersuchung Ausbau/ Rückverlegung Deich Buro,

Altdeich: Achse und Deichstationierung aus Deichregister, LHW, 01/2022
Kontur aus DGM 1. 2017

Auftraggeber

 **LHW** Landesbetrieb für Hochwasserschutz
und Wasservirtschaft Sachsen-Anhalt

Auftragnehmer	Name	Datum	Unterschrift	Planungsgemeinschaft DRV Büro
Gebrüder	08.03.2023	Geise		 INROS LACKNER

gezeichnet	08.03.2023	Dr. Scholz	An der Plakande 8 01277 Dresden	Tel.: 03 51 / 21 68 3-30 email: info@pgg-dresden.de	Schweizer Str. 3b 01069 Dresden	Tel.: 03 51 / 89 561 0 email: dresden@eros-lackner.de
geprüft	09.03.2023	Dr. Scholz				

Lagebezug: ETRS89/UTM32

Deichrückverlegung Büro

Höhenbezug: DHHN2016	Lageplan 7
Landkreis: Wittenberg	
Gemeinde: Coswig (Anhalt)	

Bestätigt:	Leistungsphase: Genehmigungsplanung
-------------------	--

Stand: 09.03.2023	Maßstab: 1 : 1000	Plan-Nr.: 2.3	Blatt: 7
-------------------	-------------------	---------------	----------

Legende Vermessung

